


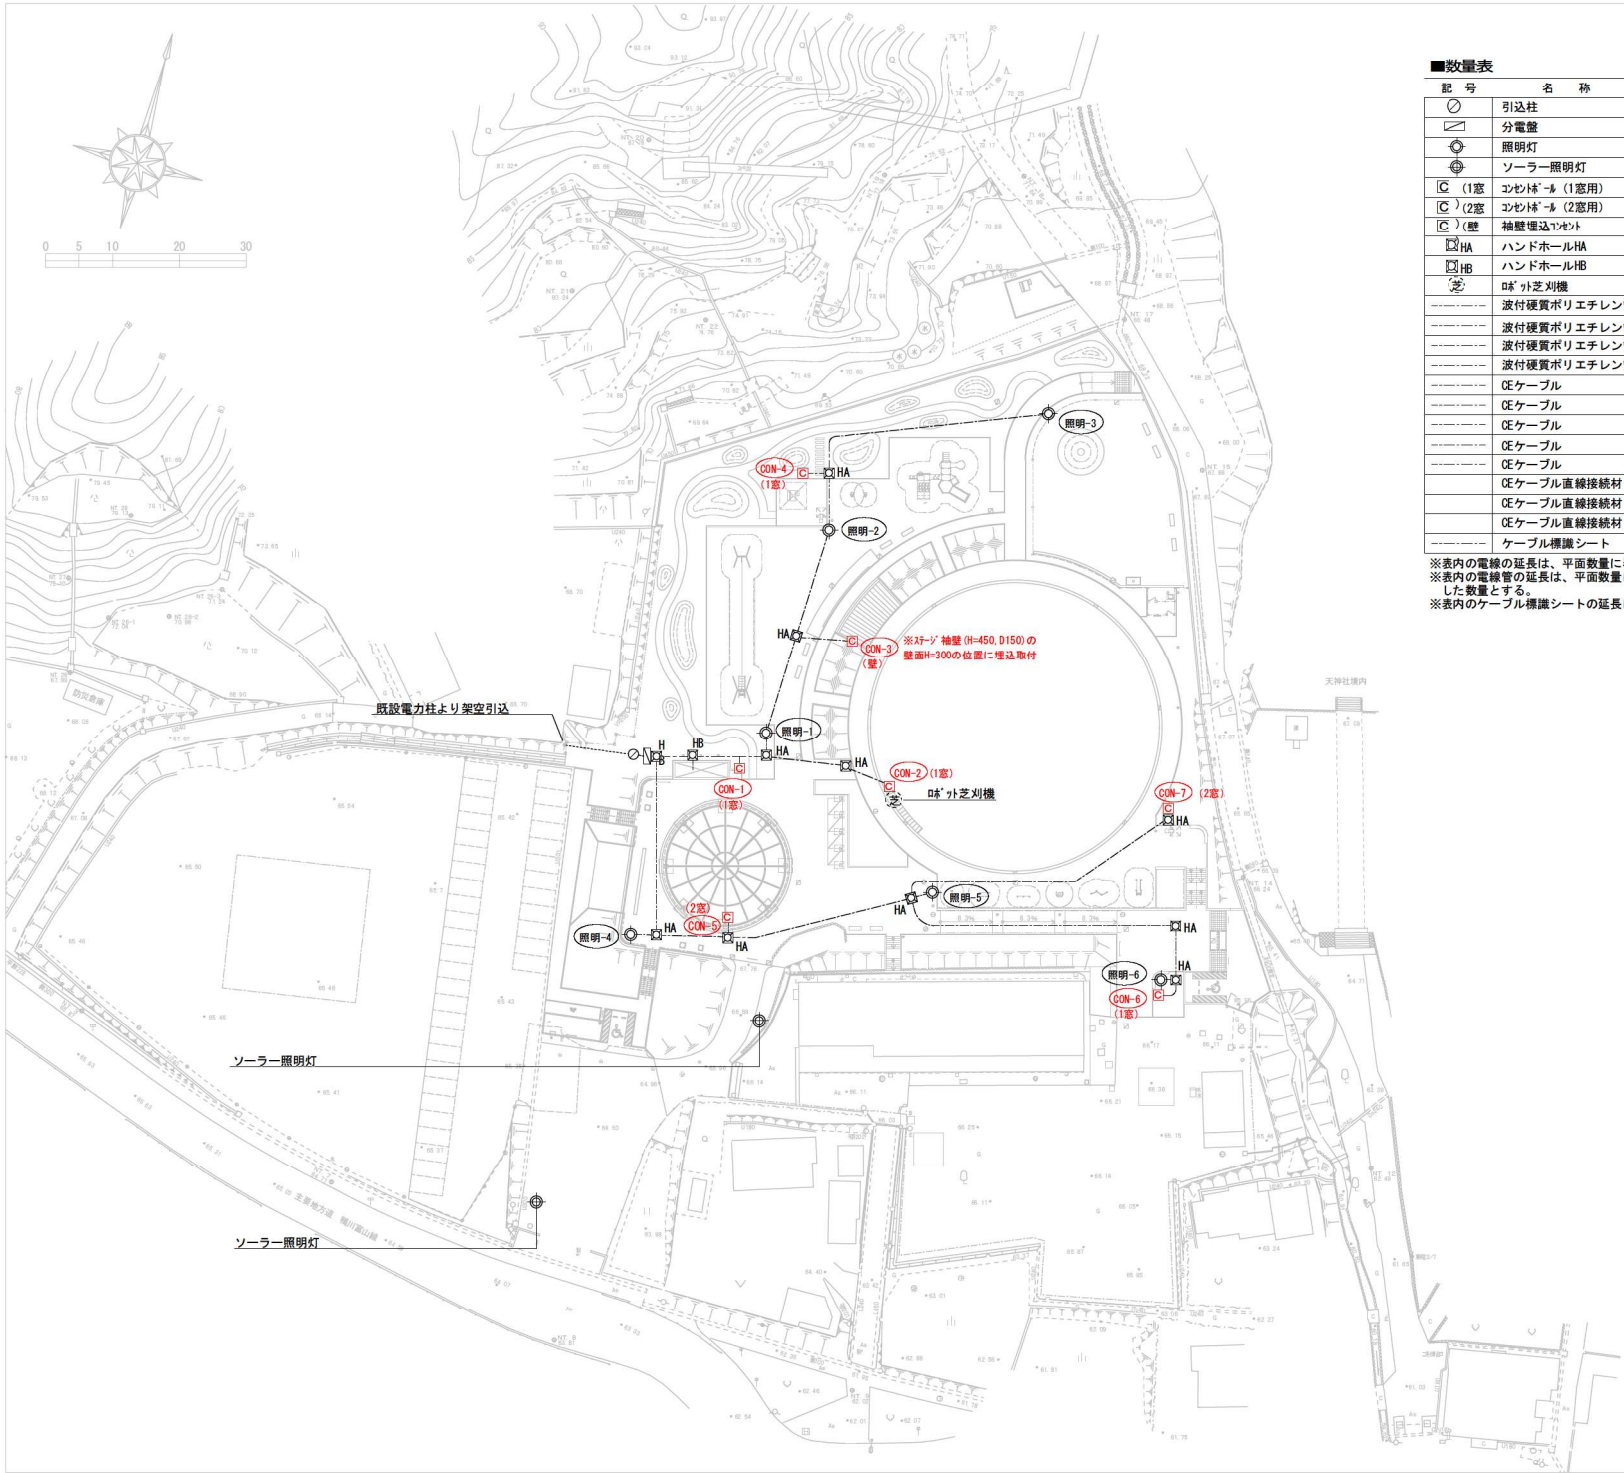

■数量表

記号	名称	規格	単位	数量	備考
引込柱	メーカ"カス、基礎、接地工共	式	1		
分電盤	基礎、接地工共	面	1		
照明灯	基礎、接地工共	基	6		
ソーラー照明灯	基礎	基	2		
C (1基)	コンセント"ル (1基用)	7-15"付"防"水"コ"ン"ト"ETWP×1共	基	4	
C (2基)	コンセント"ル (2基用)	7-15"付"防"水"コ"ン"ト"ETWP×2共	基	2	
C (壁)	袖壁埋込"セント	3"×1"CE1"1	個	1	
HA	ハンドホールHA	600"×900 中耐"熱"共	基	10	
HB	ハンドホールHB	900"×900 中耐"熱"共	基	2	
※	※"フ"ジ"機	"フ"ジ"機"、電源装置他付属品共	式	1	縁台の下に設置
波付硬質ポリエチレン管	FEP30	m	329.7		
波付硬質ポリエチレン管	FEP40	m	540.8		
波付硬質ポリエチレン管	FEP65	m	1.8		
波付硬質ポリエチレン管	FEP80	m	3.6		
CEケーブル	EM-CE3.5"□-2C	m	262.5		
CEケーブル	EM-CE3.5"□-3C	m	51.9		
CEケーブル	EM-CE14"□-3C	m	71.2		
CEケーブル	EM-CE22"□-3C	m	212.5		
CEケーブル	EM-CE38"□-3C	m	128.3		
CEケーブル直線接続材	EM-CE14"□-3C - EM-CE3.5"□-3C	箇所	2		
CEケーブル直線接続材	EM-CE22"□-3C - EM-CE3.5"□-3C	箇所	3		
CEケーブル直線接続材	EM-CE38"□-3C - EM-CE3.5"□-3C	箇所	1		
ケーブル保護シート	低圧 W150、2倍折	m	296.8		

※表内の電線の延長は、平面数量に器具等への立上も含めた数量とする。
※表内の電線管の延長は、平面数量に器具等への立上も含めた数量および平面数量から構造体の延長を控除した数量とする。
※表内のケーブル保護シートの延長は、平面数量から構造体の延長を控除した数量とする。

委託名	旧南房総市立平部小学校等跡地公園整備工事 (電気設備工事)		
図面名	電気設備平面図		
作成年月日	令和6年3月		
縮尺	S=1/400 (A1) S=1/800 (A3)	図面番号	2 / 7
会社名			
事業所名	千葉県南房総市役所		